


PIANTA PIANO COPERTURA - FM E SPECIALI

SEZIONI TIPOLOGICHE CONDUTTURE PIANO COPERTURA

MONTANTE ELETTRICO	0.04 m	0.090 m	2.25	
LINEA 1	0.04 m	0.040 m	2	
LINEA 1	0.04 m	0.040 m	2	

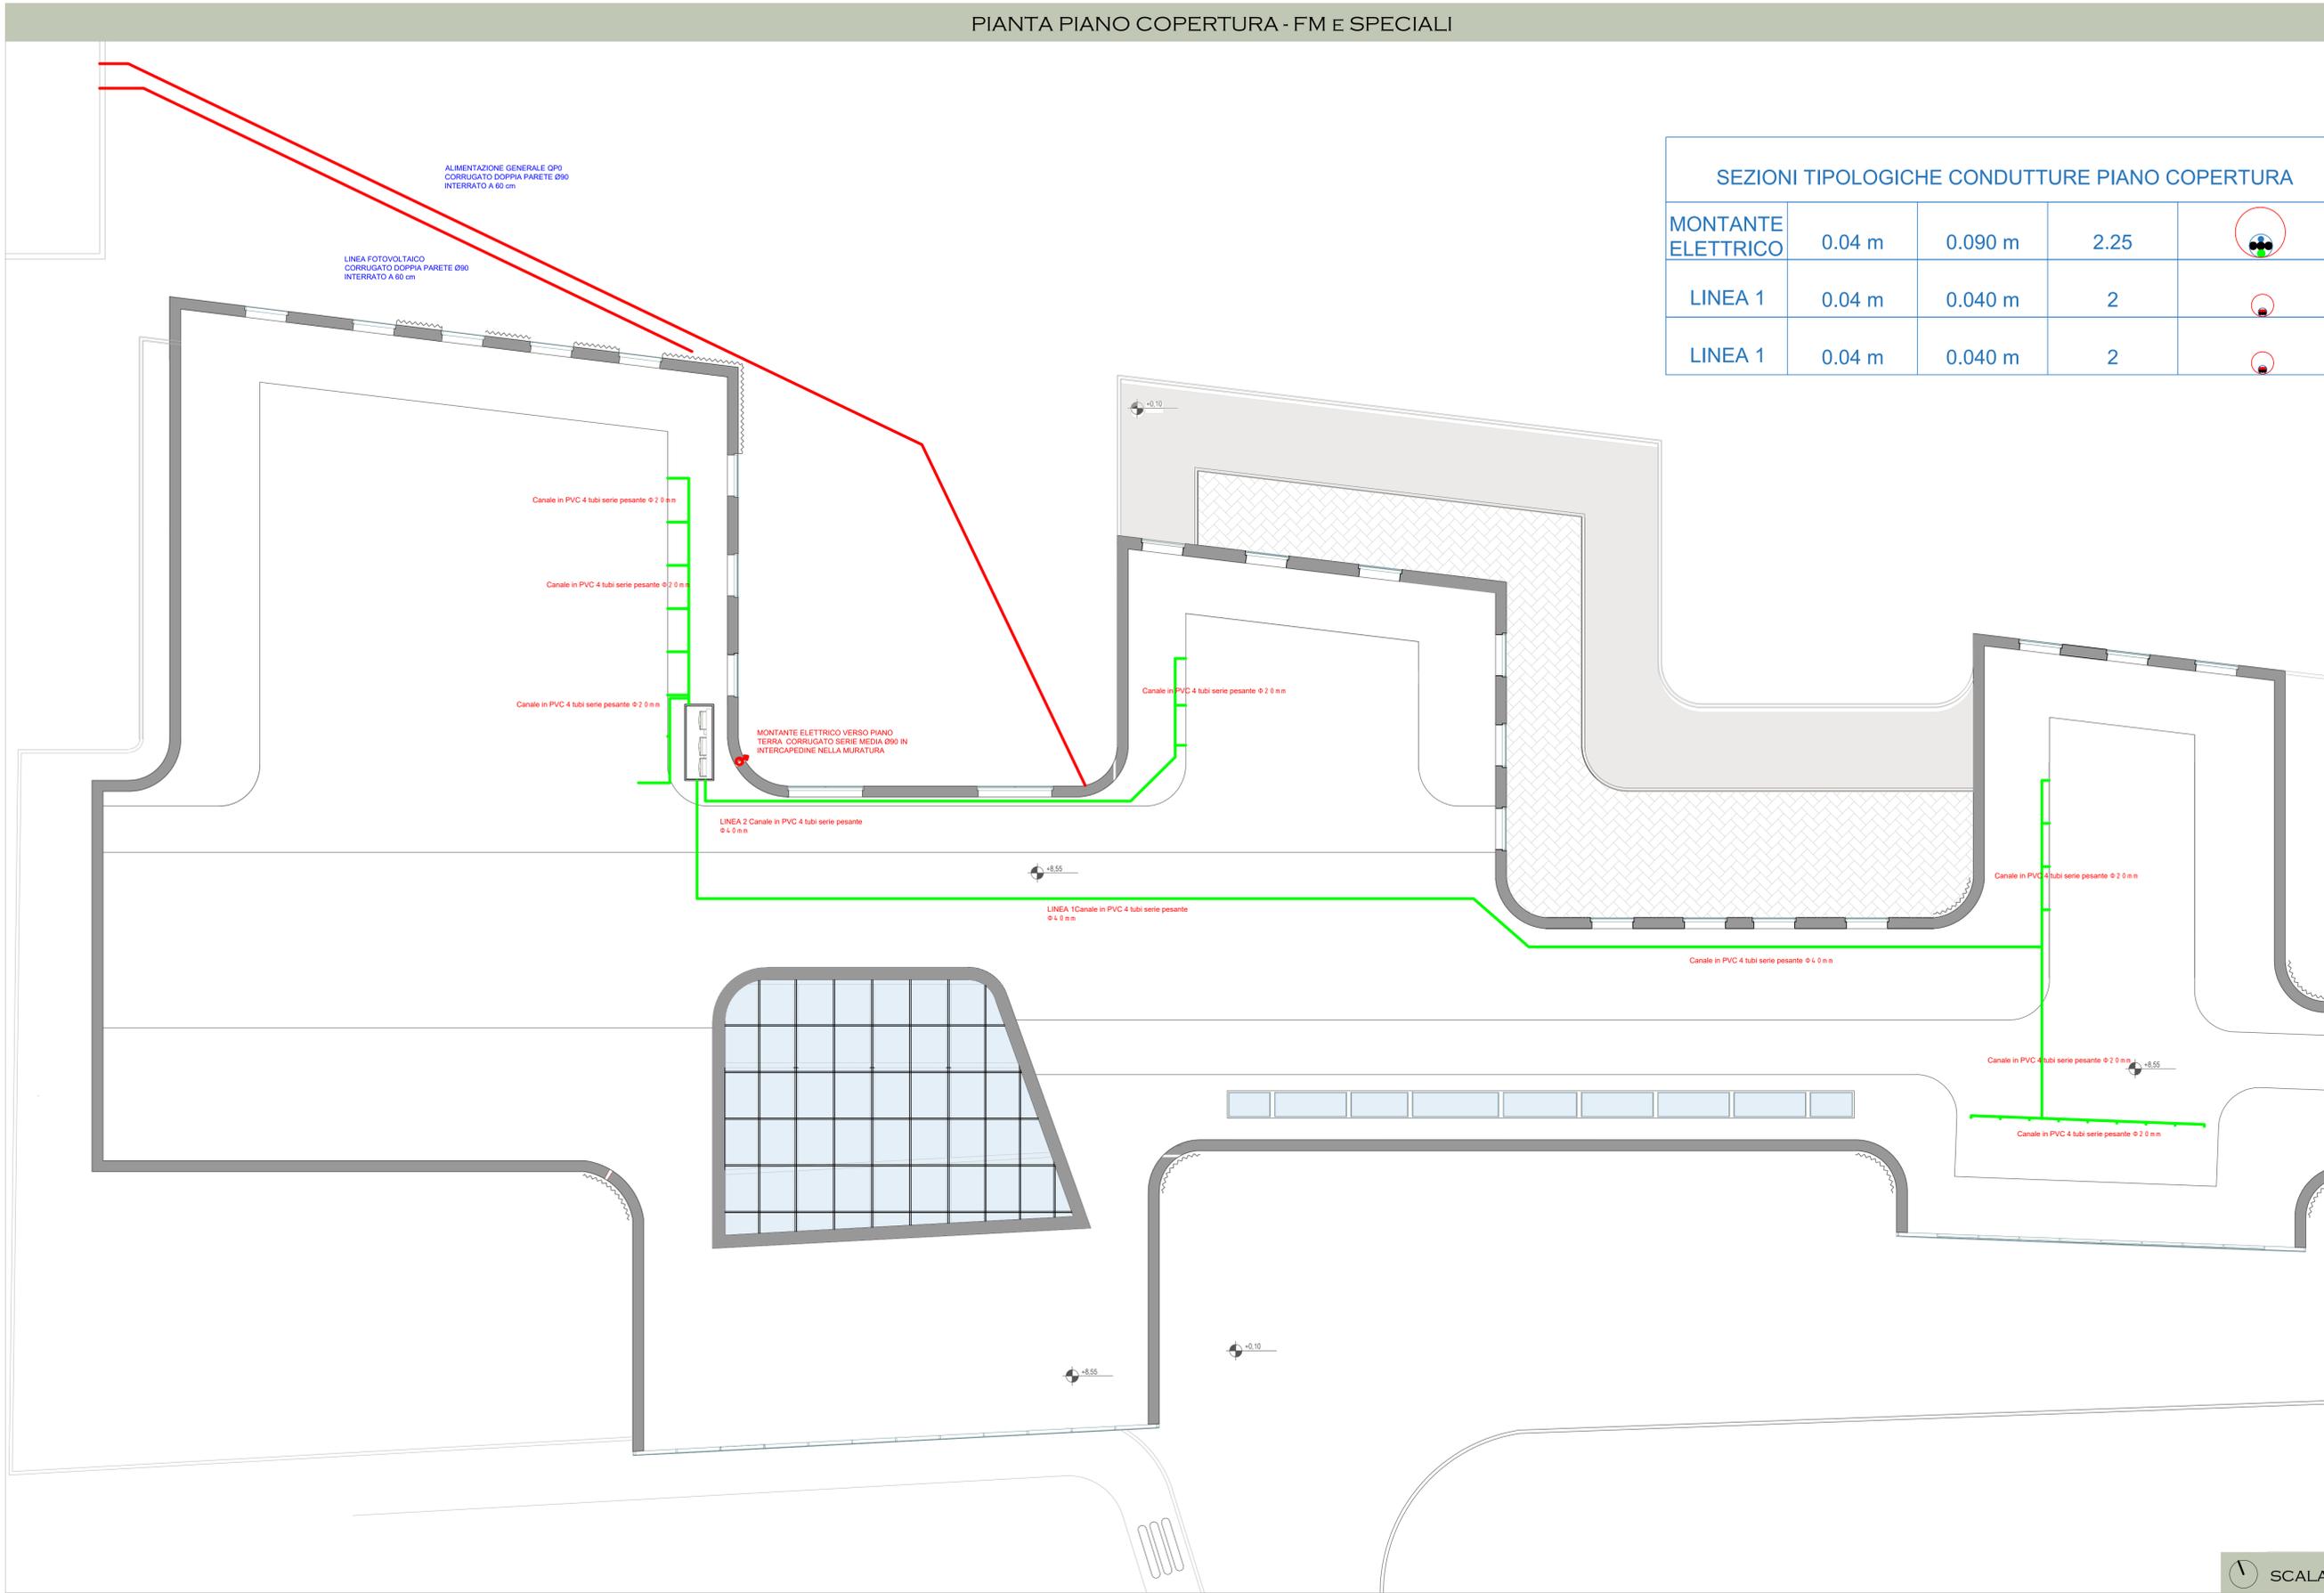

COMUNE DI CARRARA
PROVINCIA DI MASSA CARRARA

PDIE1000

PROGETTO DEFINITIVO

CAPOGRUPPO

SCUOLA SECONDARIA DI PRIMO GRADO "M. BUONARROTI"

REALIZZAZIONE DI UNA NUOVA SCUOLA PREVIA DEMOLIZIONE DEL FABBRICATO ESISTENTE.
CUP: FB6F22000160001

DISTRIBUZIONE DORSALE - COPERTURA
SCALA: 1:100

MANDANTI

ING. ANNA MARIA MIRACCO

ING. CARMELO FRANCESCO OLIVA

COMITENTE

COMUNE DI CARRARA
SETTORE OPERE PUBBLICHE/PATRIMONIO U.O. EDILIZIA PUBBLICA
PIAZZA 2 GIUGNO 1
54033 CARRARA (MS)
TEL. 0585 641287 - FAX 0585 77732

R.U.P.

GEOM. RICCARDO GASPAROTTI

FINANZIAMENTO

Finanziato dall'Unione europea

PIANO NAZIONALE DI RIPRESA E RESILIENZA (PNRR)
MISSIONE 5 - COMPONENTE 2
INVESTIMENTO / SUBINVESTIMENTO 2.1
MSC2 - INFRASTRUTTURE SOCIALI - FAMIGLIE - COMUNITA' E TERZO SETTORE

REV.	DATA	DESCRIZIONE REVISIONE	ESEGUITO	CONTROLLATO	APPROVATO
A	APRILE 2023	EMMISSIONE PROGETTO DEFINITIVO	ING. G. CERVAROLO	ING. G. CERVAROLO	ING. G. CERVAROLO
B	MAGGIO 2023	EMMISSIONE PROGETTO DEFINITIVO	ING. G. CERVAROLO	ING. G. CERVAROLO	ING. G. CERVAROLO
C					

LEGENDA SIMBOLI

- TUBAZIONE INTERRATA IN PVC CORRUGATO DOPPIA PARETE PER DISTRIBUZIONE PRINCIPALE RETI ESTERNE
- CORRUGATO IN PVC SERIE MEDIA PER DISTRIBUZIONE PRINCIPALE INTERNA CORRENTE SOTTO PAVIMENTO NEL MASSETTO PORTA IMPIANTI
- CORRUGATO IN PVC SERIE MEDIA PER DISTRIBUZIONE SECONDARIA INTERNA CORRENTE SOTTO PAVIMENTO NEL MASSETTO PORTA IMPIANTI O IN INTERCAPEDINE PARETI
- CANALE IN PVC RIGIDO POSA IN ARIA LIBERA
- CASSETTA DI DISTRIBUZIONE
- QUADRO EETTRICO