



PDIM0900

CODICE LABORATORIO

PROGETTO DEFINITIVO

CAPOGRUPPO

DOTT. ING. GIUSEPPE CERVAROLO

SCUOLA SECONDARIA DI PRIMO GRADO
"M. BUONARROTI"



REALIZZAZIONE DI UNA NUOVA SCUOLA PREVIA
DEMOLIZIONE DEL FABBRICATO ESISTENTE.
CUP: F86F22000160001

MANDANTI

ING. ANNA MARIA MIRACCO



ING. CARMELO FRANCESCO OLIVA



IMPIANTO IDRICO SANITARIO

SCALA: 1:200



COMITENTE

COMUNE DI CARRARA
SETTORE OPERE PUBBLICHE/PATRIMONIO
U.O. EDILIZIA PUBBLICA

R.U.P.

GEOM. RICCARDO GASPAROTTI

FINANZIAMENTO

Finanziato dall'Unione europea

PIANO NAZIONALE DI RIPRESA E RESILIENZA (PNRR)


MISSIONE 5 - COMPONENTE 2
INVESTIMENTO 5.1B - INTERVENTO 2.1
MSC2 - INFRASTRUTTURE SOCIALI - FAMIGLIE,
COMUNITA' E TERZO SETTORE

REV.	DATA	DESCRIZIONE REVISIONE	ESEGUITO	CONTROLLATO	APPROVATO
A	APRILE 2023	EMMISSIONE PROGETTO DEFINITIVO	ING. G. CERVAROLO	ING. G. CERVAROLO	ING. G. CERVAROLO
B					
C					


LEGENDA SIMBOLI

- Collettore distribuzione acqua calda e acqua fredda con corpo in ottone in cassetta di ABS incassata nella muratura
- Tubi Acqua Calda Sanitaria (ACS) multistrato
- Tubi Acqua fredda multistrato

PARTICOLARE DISTRIBUZIONE

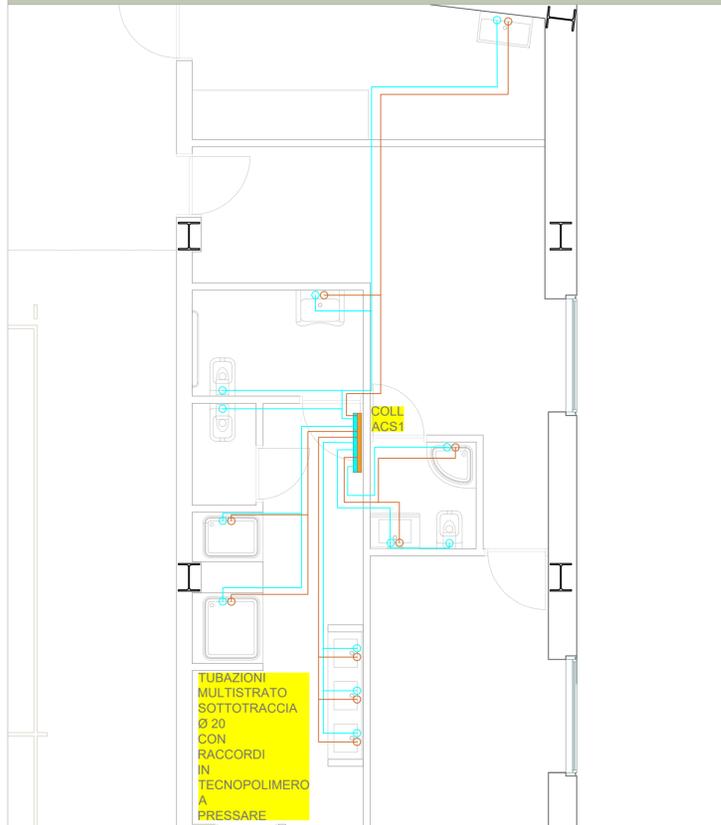

PIANTA PIANO TERRA - IMPIANTO IDRICO SANITARIO

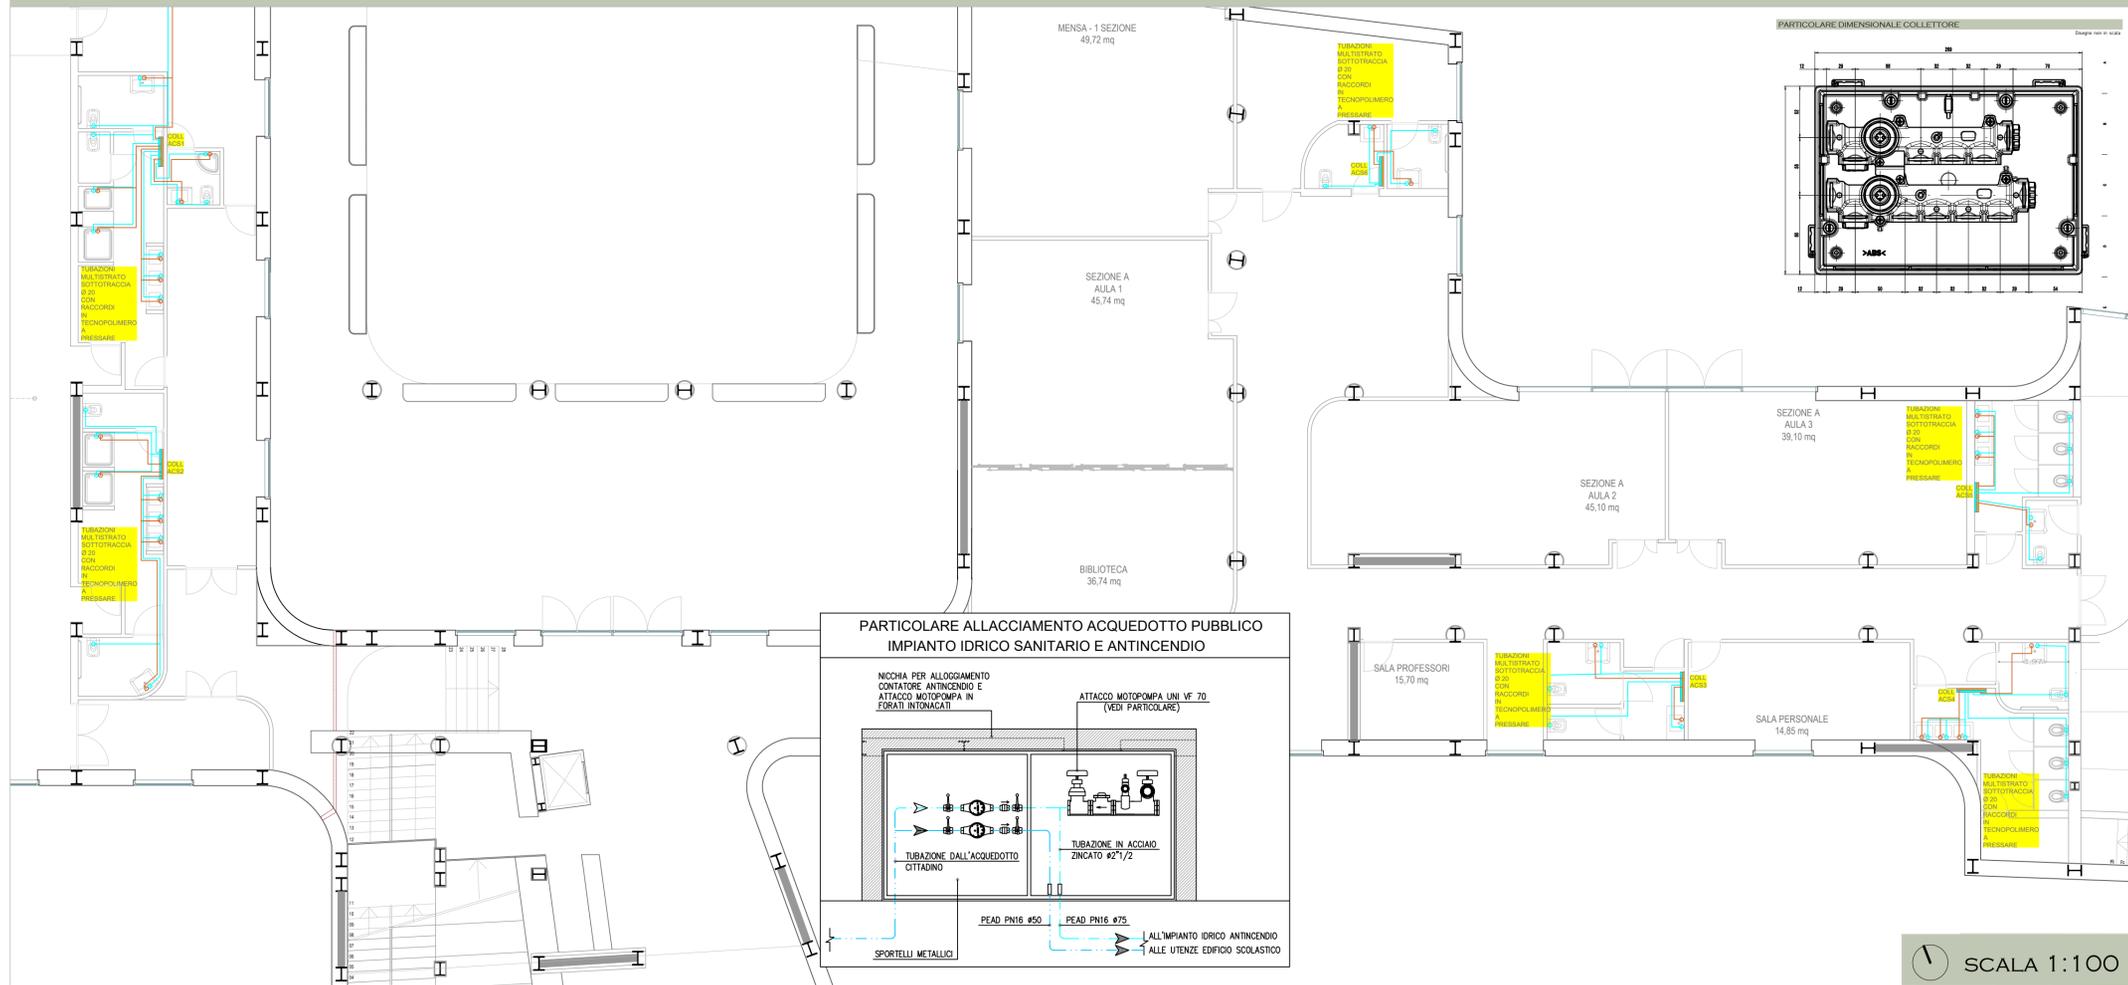

PIANTA PIANO PRIMO - IMPIANTO IDRICO SANITARIO

